


Позиция	Наименование и техническая характеристика	Тип, марка, обозначение документа, опросного листа	Код оборудования, изделия, материалов	Завод-изготовитель	Единица измерения	Количество	Масса единицы, кг.	Примечание
1	2	3	4	5	6	7	8	9
	<u>Водопровод хозяйственно-питьевой (В1)</u>							
1	Кран шаровый Ру=1,0 МПа, Ду =15 мм.	"VALTEC"			шт.	5		
2	Труба металлопластиковая Ø16x2,0	"HENCO"			м	10		
	<u>Водопровод горячей воды (Т3)</u>							
3	Смеситель для умывальника и мойки двухрукояточный центральный набортный	ГОСТ 25809-96 См-УмДЦБА			шт.	1		
4	Смеситель общий для ванны и умывальника двухрукояточный с подводками в отдельных отверстиях настенный	ГОСТ 25809-96 См-ВУДРНШлр			шт.	1		
5	Труба металлопластиковая Ø16x2,0	"HENCO"			м	10		
	<u>Канализация хозяйственно-бытовая (К1)</u>							
6	Умывальник полукруглый, комплектно: -сифон бутылочный унифицированный с выпуском и вертикальным отводом Ø32	УмОвЗСФ ГОСТ 30493-96 СБУ ГОСТ 23289-94			компл.	1		
7	Унитаз тарельчатый с косым выпуском с цельноотлитой полочкой комплектно: - бачок смывной	ГОСТ 30493-96 ГОСТ 30493-96			компл.	1		
8	Поддон душевой мелкий комплектно: - сифон с выпуском	ПДЧм-800 ГОСТ 18297-96 СПМ ГОСТ 23289-94			компл.	1		
9	Трубы полиэтиленовые канализационные и фасонные части Ø 50	ГОСТ 22689-89			м	6		
10	Трубы полиэтиленовые канализационные и фасонные части Ø 110	ГОСТ 22689-89			м	4		


						<b>07-04-15-ВК</b>			
						Перепланировка помещения в здании по адресу: ул. Народная, 1 в Калининском районе города Новосибирска			
изм.	кол.уч.	лист	№ док.	подпись	дата				
разработ. Коробов						Устройство проема в перекрытии с лестницей и сан. узла	стадия	лист	листов
проверил. Силивоненко							Р	1	1
н.контр. Юркевич						Спецификация оборудования, изделий и материалов	ООО "СКИМС-проект"		

План первого этажа

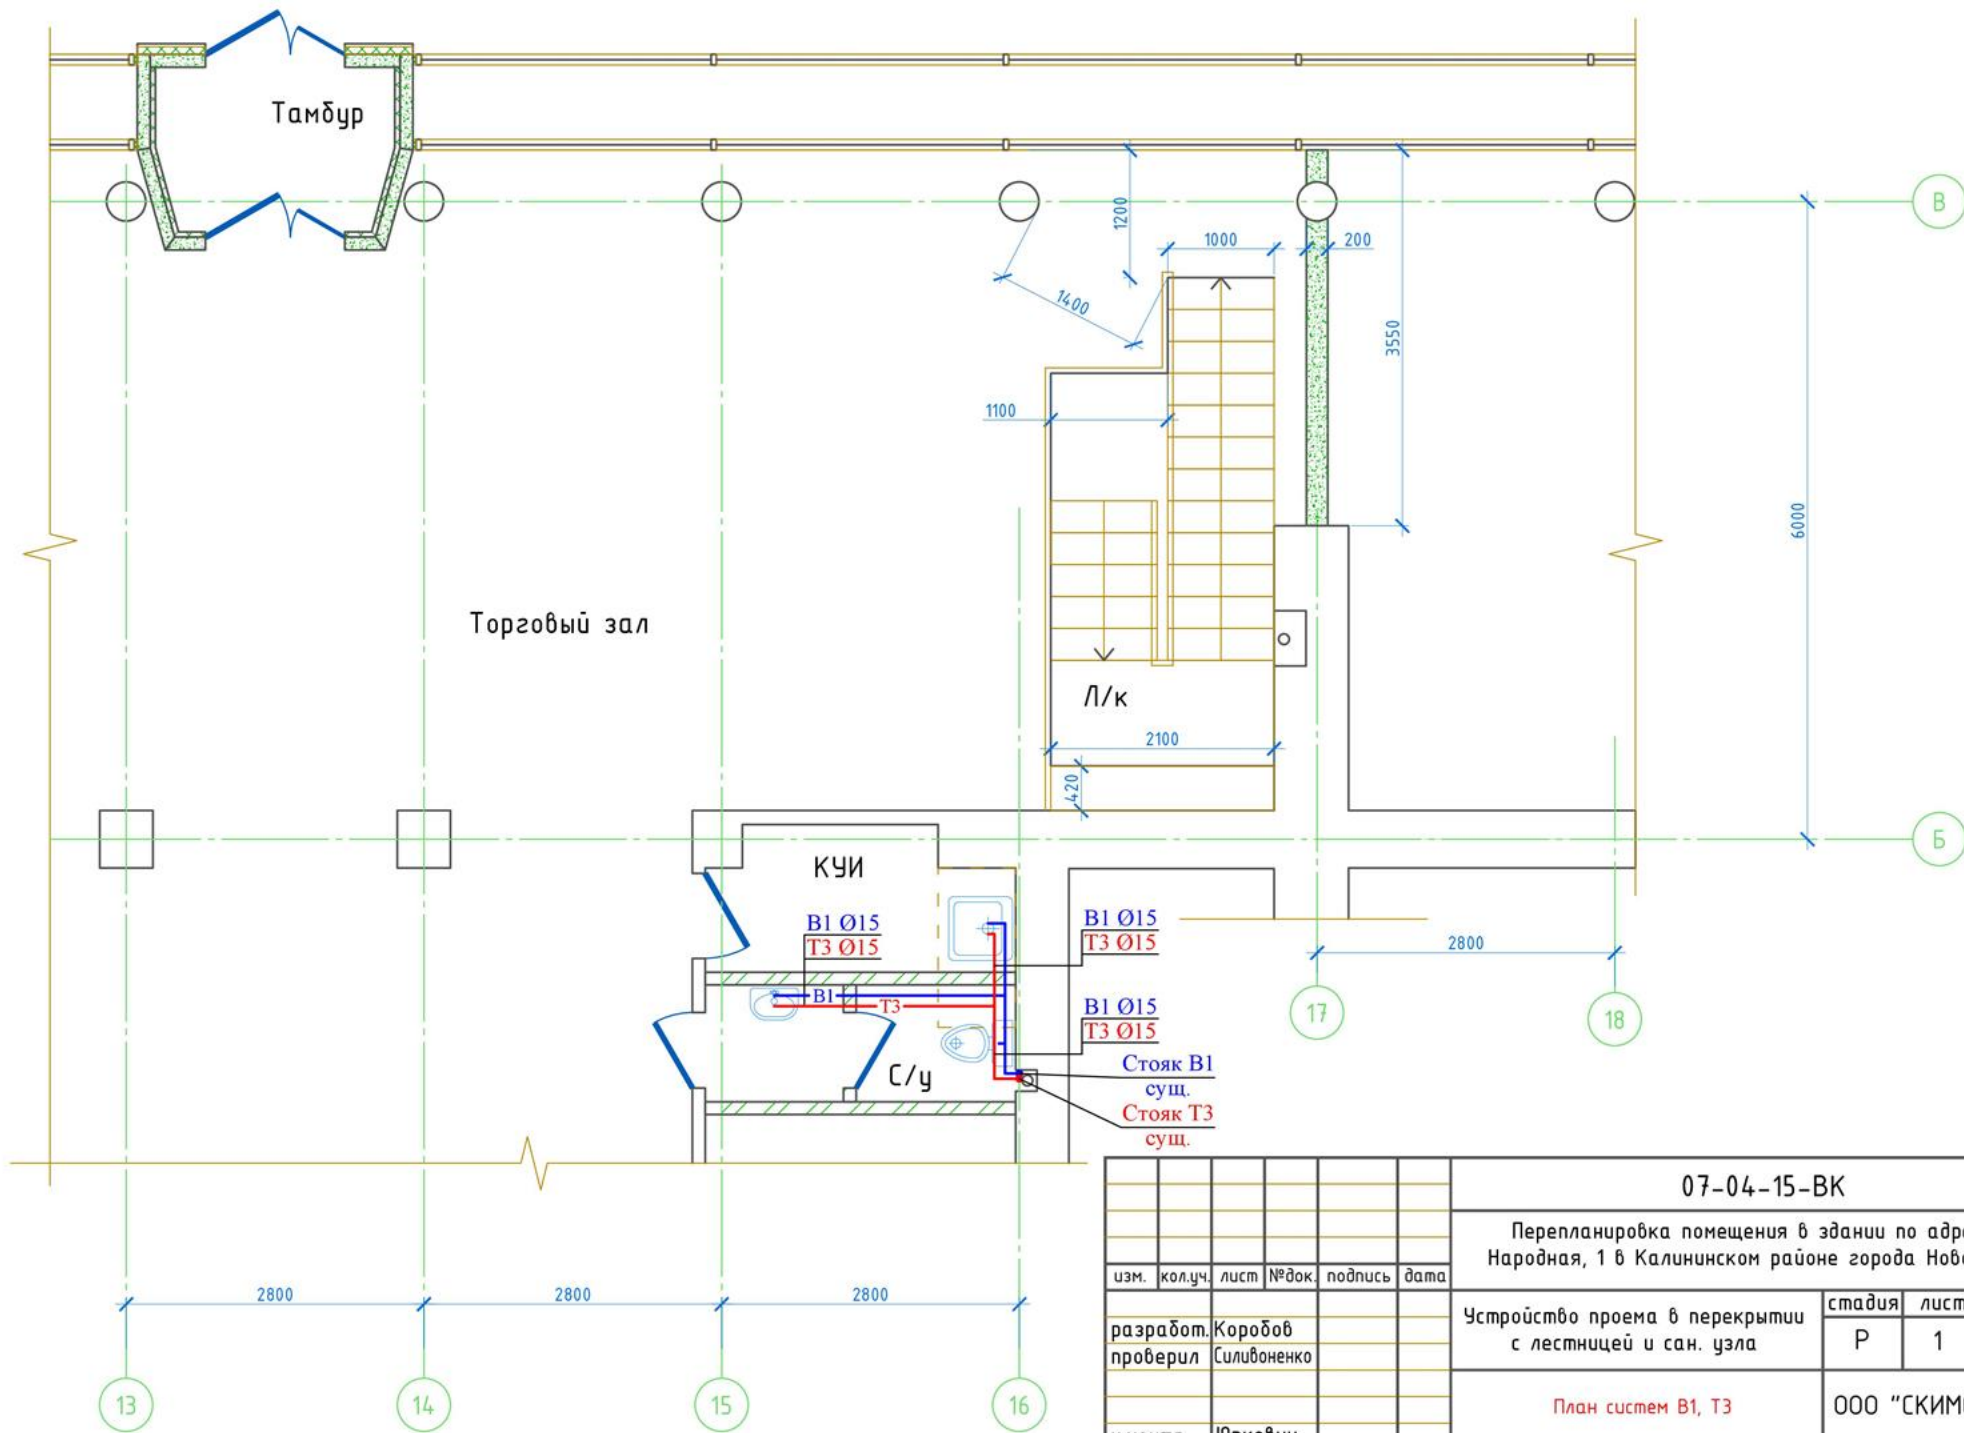

						07-04-15-ВК			
						Перепланировка помещения в здании по адресу: ул. Народная, 1 в Калининском районе города Новосибирска			
изм.	кол.уч.	лист	№ док.	подпись	дата	Устройство проема в перекрытии с лестницей и сан. узла	стадия	лист	листов
							Р	1	3
разработ.	Коробов					План систем В1, ТЗ	ООО "СКИМС-проект"		
проверил	Силвоненко								
н.контр.	Юркевич								

План первого этажа

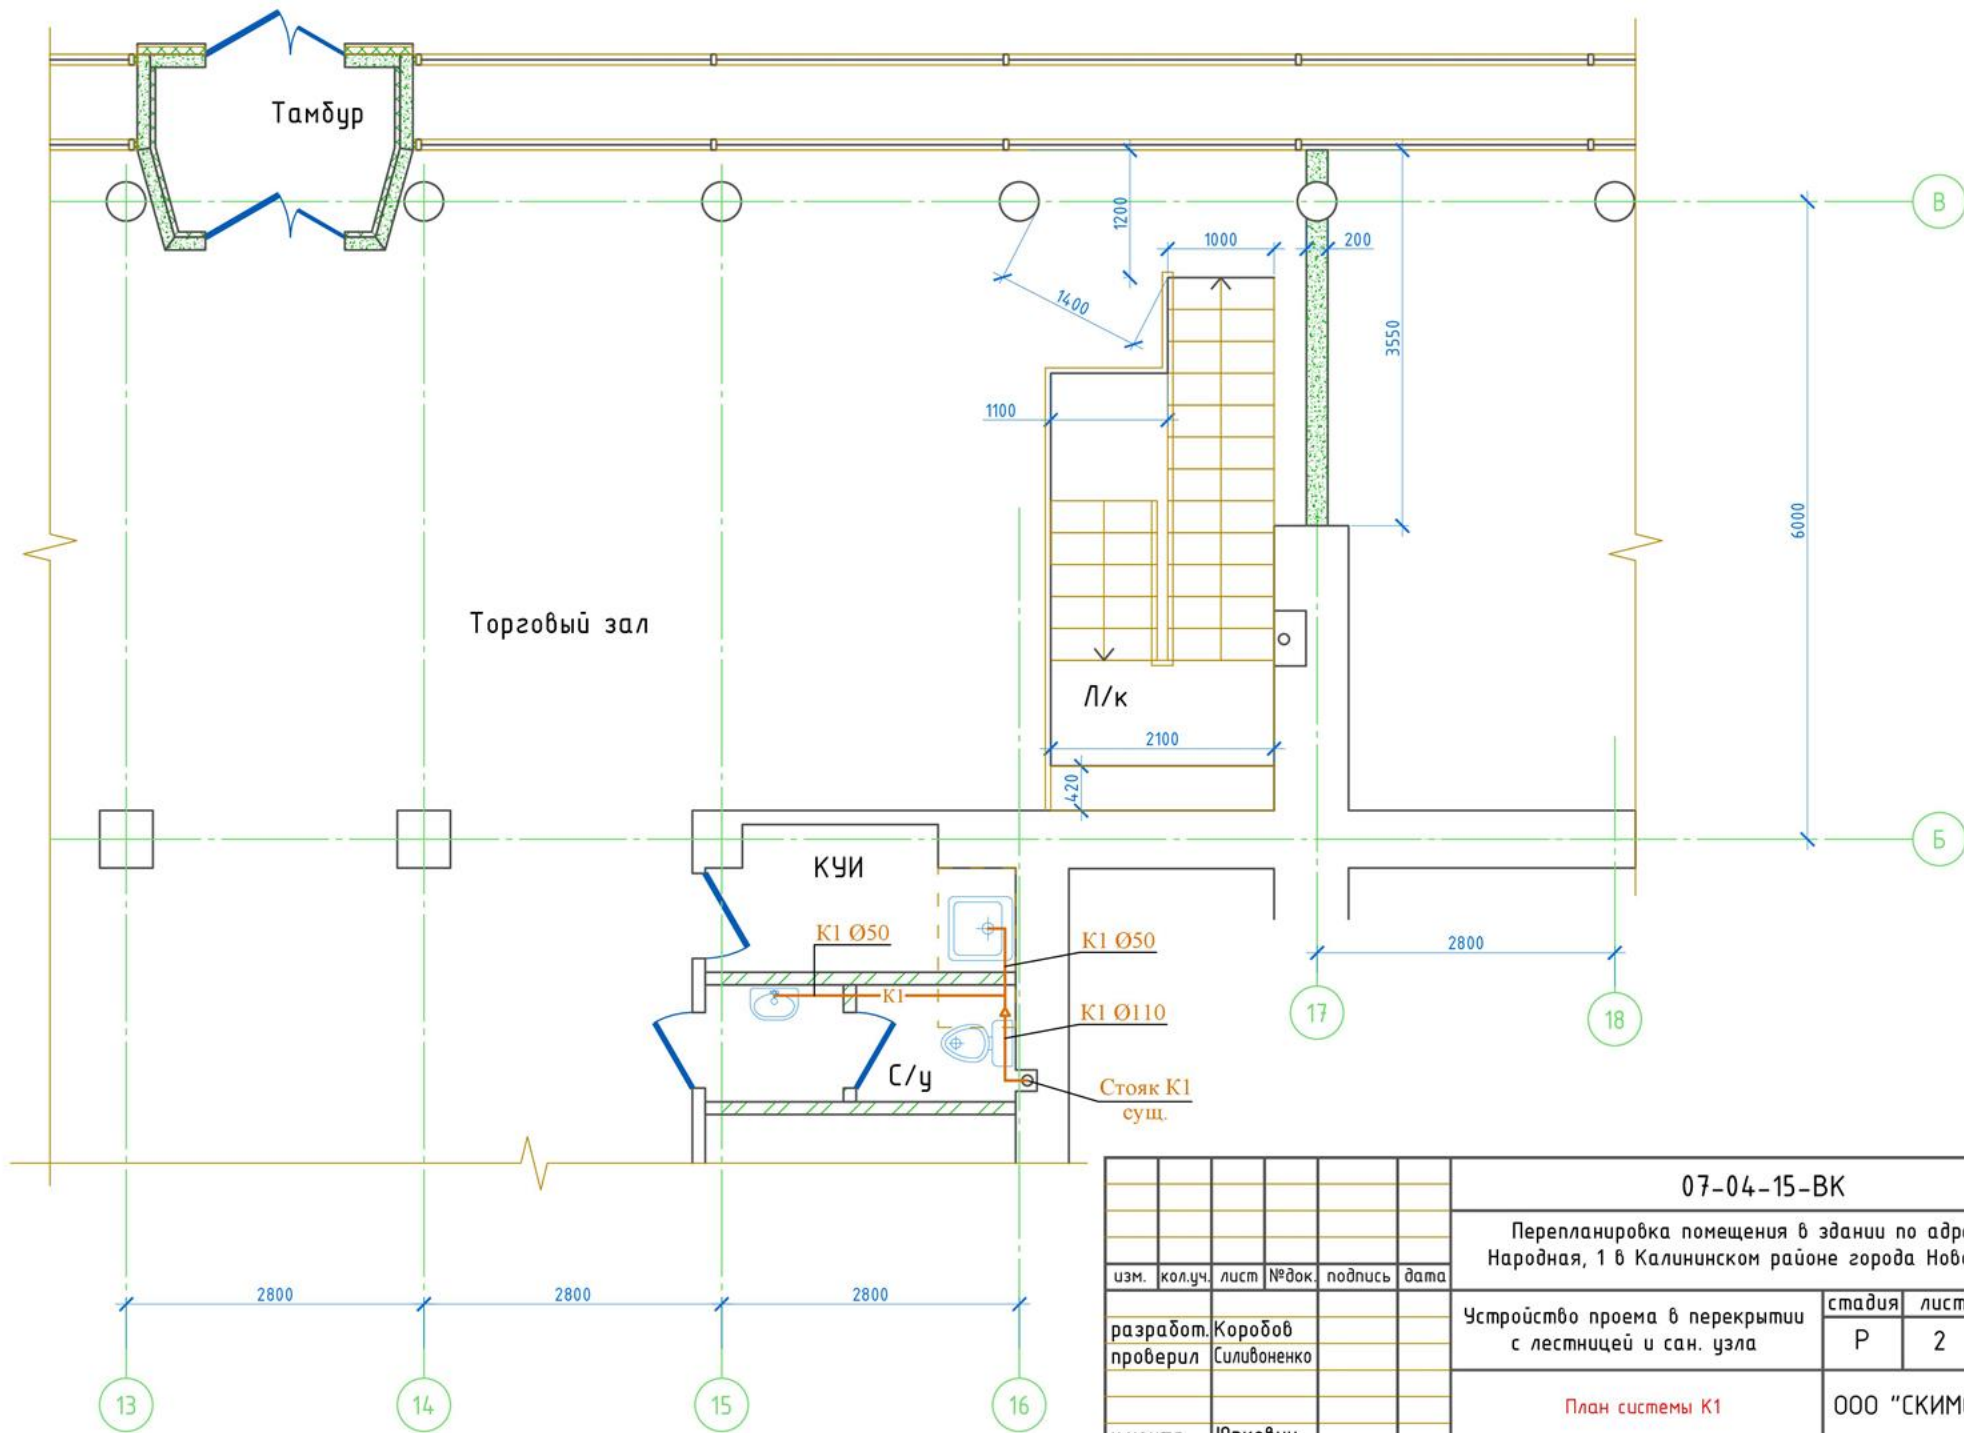

						<b>07-04-15-ВК</b>			
						Перепланировка помещения в здании по адресу: ул. Народная, 1 в Калининском районе города Новосибирска			
изм.	кол.уч.	лист	№ док.	подпись	дата	Устройство проема в перекрытии с лестницей и сан. узла	стадия	лист	листов
							Р	2	
разработ.	Коробов					План системы К1	ООО "СКИМС-проект"		
проверил	Силивоненко								
н.контр.	Юркевич								

Схема В1

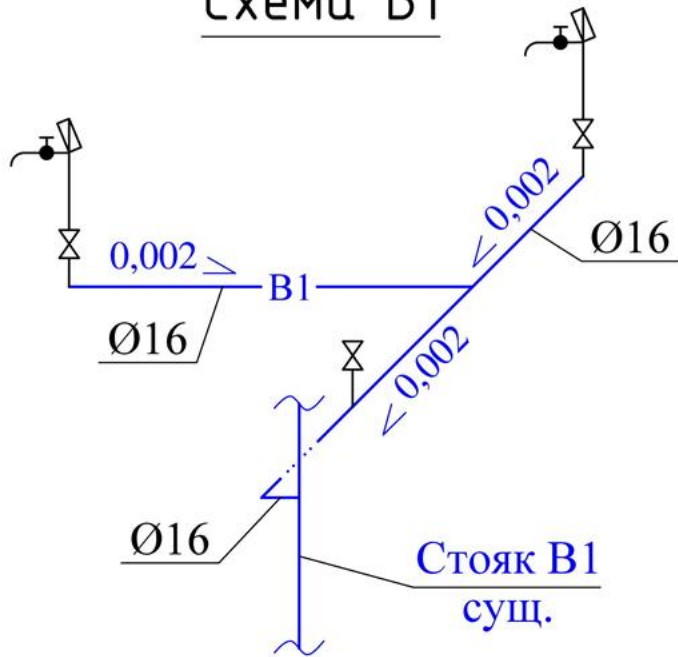


Схема Т3


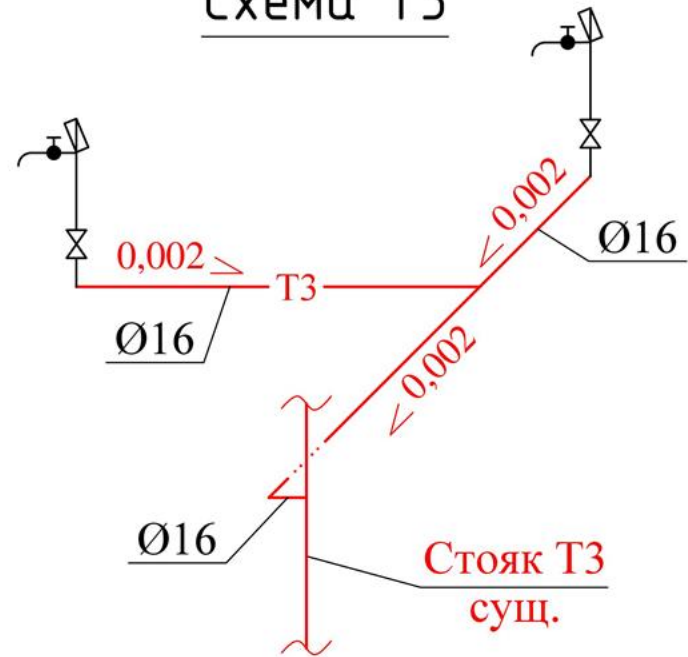


Схема К1

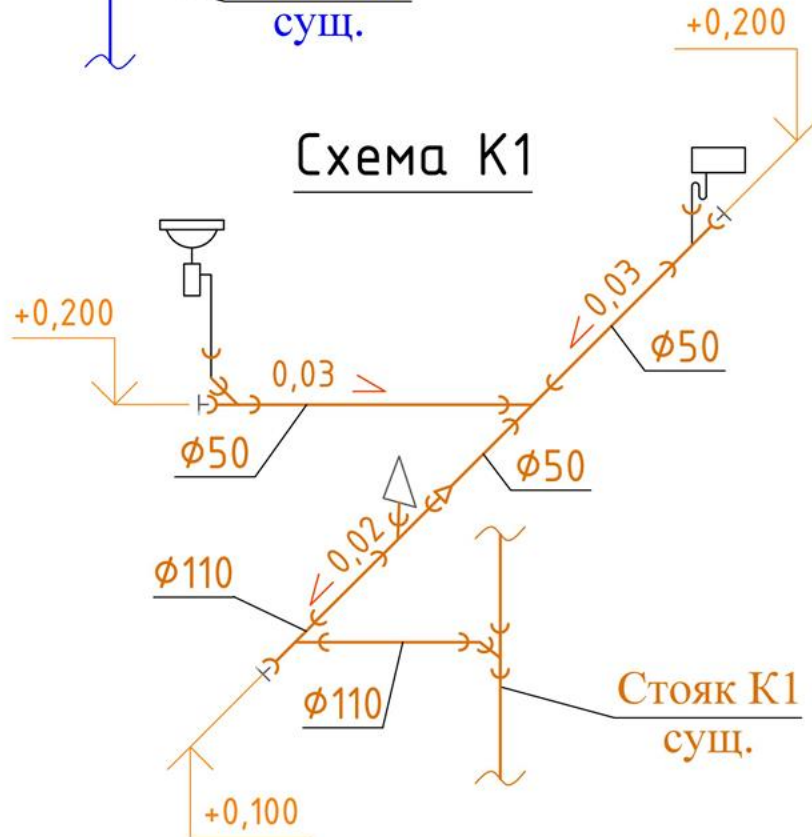

						07-04-15-ВК			
						Перепланировка помещения в здании по адресу: ул. Народная, 1 в Калининском районе города Новосибирска			
изм.	кол.уч.	лист	№ док.	подпись	дата	Устройство проема в перекрытии с лестницей и сан. узла	стадия	лист	листов
							Р	3	
разработ. Коробов						Схемы систем В1, Т3, К1			
проверил Силвоненко									
н.контр. Юркевич						ООО "СКИМС-проект"			